


Zatycznik nr 1a do SWZ → Rzut piwnicy

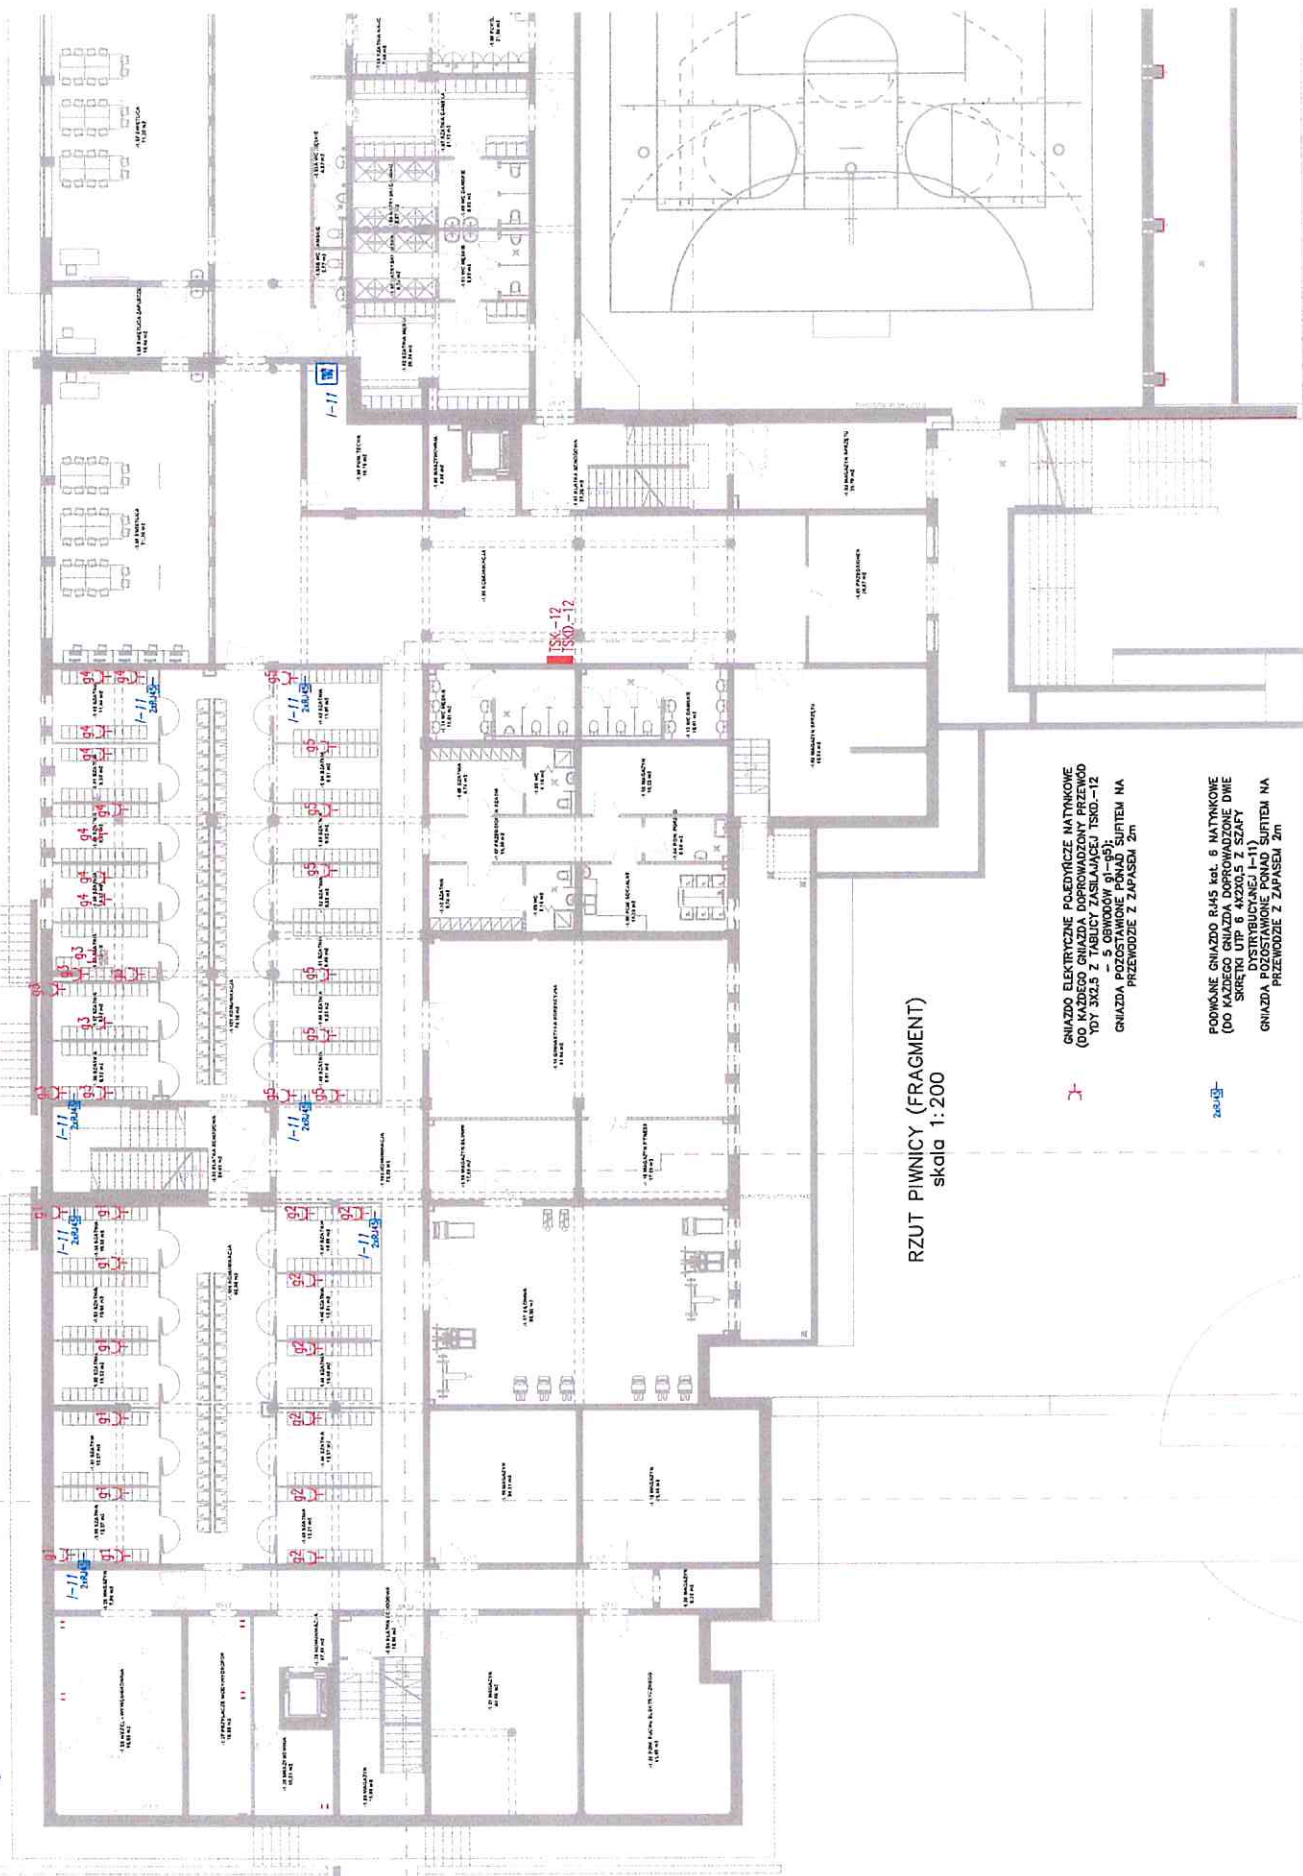

RZUT PIWNICY (FRAGMENT)
skala 1:200

- GNIAZDO ELEKTRYCZNE POŁYDRZICZE NATYKOWE (00) WYKONANE W KANALACH WYKONANYCH ZDŁUŻY 3X55 Z TABLICZĄ ZASILACZĄ TSK0-12
- GNIAZDA POZOSTAWIONE PONIAD SURTEM NA PRZEWOZIE Z ZAPASEM 2m
- GNIAZDO RJ45 kat. 6 NATYKOWE (00 KAZDEGO GNIAZDA DOPROWADZONE DWIE SIECIOWE WYKONANE W KANALACH DYSTRYBUKCYJNYCH I-11)
- GNIAZDA POZOSTAWIONE PONIAD SURTEM NA PRZEWOZIE Z ZAPASEM 2m