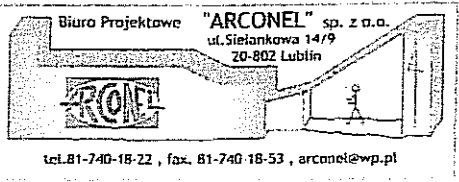


ZARZĄD DRÓG I MOSTÓW
w LUBLINIE

 <p>Biuro Projektowe "ARCONEL" sp. z o.o. ul. Sienkowska 14/9 20-802 Lublin tel. 81-740-18-22, fax. 81-740-18-53, arconel@wp.pl</p>	<p>INWESTOR: Gmina Lublin Plac Króla Władysława Łokietka 1 20-109 Lublin</p>	<p>14 TOM I</p>
<p>"ZIELONE BOISKO CZYLI STRZAŁ W DZIESIĄTKĘ" UL. H. SIEMIRADZKIEGO 34a W LUBLINIE, dz. NR 14/10 PROJEKT BUDOWLANO-WYKONAWCZY INSTALACJI OŚWIETLENIA BOISKA</p>		

TOM I

Załącznik Nr 1 do pisma

opini, postanowienia

z dnia 20.06.2016

znak: 05-05 4331.1.32.2016

Egz.

PROJEKT BUDOWLANO-WYKONAWCZY INSTALACJI OŚWIETLENIA BOISKA

Inwestycja : "ZIELONE BOISKO CZYLI STRZAŁ W DZIESIĄTKĘ"
UL. H. SIEMIRADZKIEGO 34a W LUBLINIE,
Działka nr 14/10.
Obręb 0009 – Dziesiąta II, arkusz 12

Inwestor : GMINA LUBLIN
PLAC KRÓLA WŁADYSŁAWA ŁOKIETKA 1
20-109 LUBLIN

Branża: Elektryczna

PROJEKTOWAŁ	mgr inż. Zdzisław Śnitko LUB/0043/POOE/04
SPRAWDZIŁ	mgr inż. Kamil Kalinowski LUB/0211/POOE/11

mgr inż. Kamil Kalinowski
upr. do projektowania i bez ograniczeń
w spec. sieci, instalacji i urządzeń
elektrycznych i elektroenergetycznych
nr ewid. LUB/0211/POOE/11

CZERWIEC 2016

PGE Dystrybucja S.A. Oddział Lublin
Rejon Energetyczny Lublin-Miasto

Niniejszą dokumentację techniczną sprawdzono
w zakresie zgodności z warunkami przyłączenia

Pismo z dnia 27.06.2016

L.dz. 53401/RM/LP/L/2016

Sprawdzenie ważne do 28.03.2018

Lublin, dnia 11.07.2016 Rejon Energetyczny Lublin-Miasto

Z-ca Dyrektora

W dokumentacji nie sprawdzono spraw, które
są uregulowane obowiązującymi normami
technicznymi.

"KARTOMETR" s.c.
 USŁUGI GEODEZYJNO-KARTOGRAFICZNE
 T. Zaborski, J. Chamera
 20-403 Lublin, ul. Radzikowska 26/2
 pozw. 23.686
 NIP 712-19-32-019 REGON 430311299
 tel. 081-534-25-35

MAPA DO CEŁÓW PROJEKTOWYCH
 dotyczy działki 14/10
 obr. 0009-Działo II, obr. 12,
 ul. Siemiradzkiego 34a w Lublinie
 jedn. ewid. 066501_1 Lublin, pow. M. Lublin
 Skala 1:500

Reb. Nr 3524/76/2016

ID zgłoszenia GD-OD-0.6640.678.2016 na podstawie zgłoszenia

Niniejsza mapa wykonana na podstawie zakwalifikowanej

mapy zasadniczej m. Lublin w skali 1:500

oprac. na dzień 11.03.2016 r.

układ współrzędnych 2000/6

krs. w układzie krzywizny 60

nie badano ksiąg wieczystych

Wykonali:

TADEUSZ ZABORSKI
 GEODETA

20-541 Lublin, ul. Tatarakowa 8/13
 upr. geod. Nr 3824

Lublin, data: 16.03.2016 r.

Mapa jest własnością Biura Projektowego "ARCONEL" sp. z o.o. i nie może być kopiowana, rozpowszechniana, sprzedawana, wypożyczana, w całości lub częściowo, bez zgody Biura Projektowego "ARCONEL" sp. z o.o.

*Podpisano zgodnie z oryginałem
 mapy do celów projektowych
 Decyzja p.o. nr 865 z dnia
 2016.03.18*

*mgr inż. Zdzisław Sniłko
 zast. dyrektora
 Biura Projektowego "ARCONEL" sp. z o.o.
 ul. Sielankowa 14/9
 20-602 Lublin*

PREZYDENT MIASTA LUBLIN

Na podstawie art. 23 § 38g ustawy z dnia 17 maja 1968r. Prawo geodezyjne i kartograficzne (Dz. U. z 2010r. nr 193, poz. 1257 ze zm.) uzgodnione sytuowanie projektowanych sieci uzbrojenia terenu

 




przyłącza energetycznego NN ze stacją i stacją oszczędności terenu

Uzgodnione sytuowanie sieci uzbrojenia terenu jest wynikiem wykonania i geodezyjnej inwentaryzacji powykonawczej przez jednostki uprawnione do wykonywania prac geodezyjnych. W razie niezgodności realizacji sieci uzbrojenia terenu z uzgodnionym projektem inwestor zobowiązany jest przedłożyć mapę z wynikami pomiarów i wnieść własowemu organowi administracji architektoniczno-budowlanej.

GD-DR.6630.384.2016

Lublin 3.06.2016r.


OZNACZENIA:

-  BOISKO
-  CHODNIKI
-  PROJEKTOWANE RZĘDNE
-  SPADKI NAWIERZCHNI
-  KIERUNEK SPŁYWU WODY DESZCZOWEJ

mgr inż. Zdzisław Sniłko
 zast. dyrektora
 Biura Projektowego "ARCONEL" sp. z o.o.
 ul. Sielankowa 14/9
 20-602 Lublin


PGE Dystrybucja S.A. Oddział Lublin
 Region Energetyczny Lublin-Miasto
 Niniejszą dokumentację techniczną sprawdzono w zakresie zgodności z warunkami przyłączenia
 Pismo z dnia 21.05.2016
 Lp. 5340/RYL/1P/2016
 Sprawdzenia ważne do 31.03.2017 r.
 Lublin, dnia 07.07.2016 r.

W dokumentacji nie sprawdzono spraw i kwestii regulowanych obowiązującymi normami technicznymi.

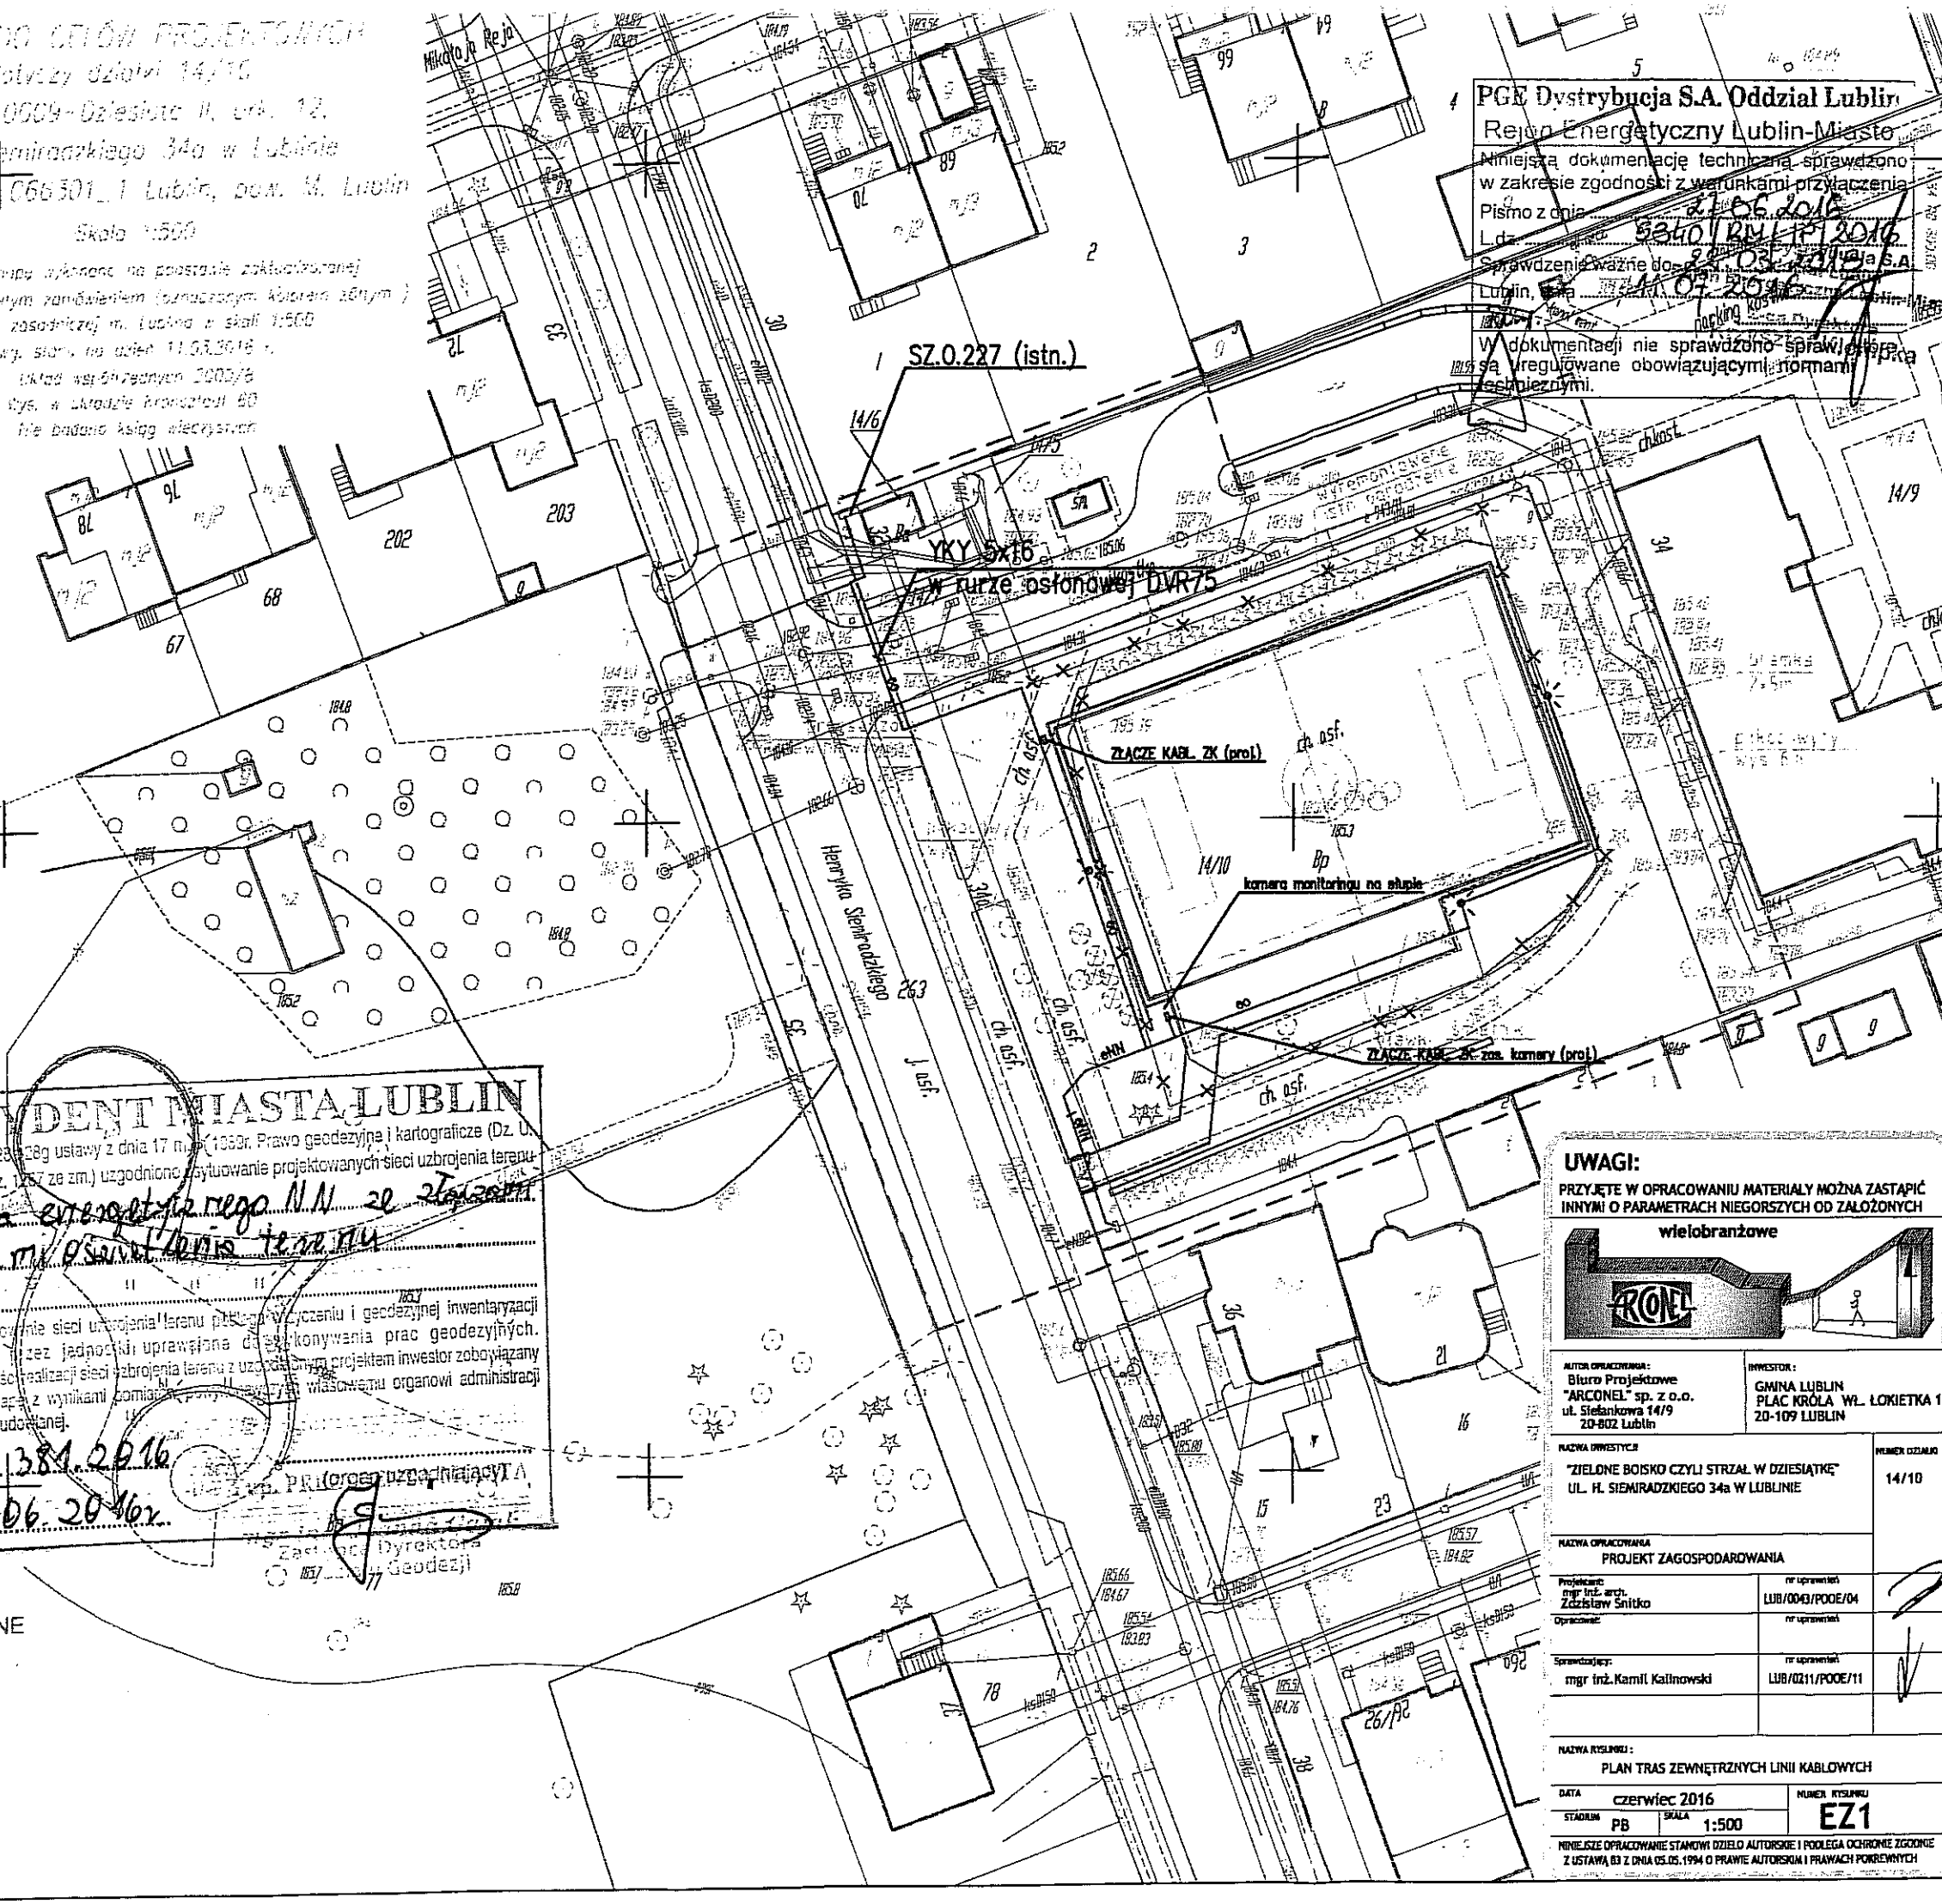

UWAGI:
 PRZYJĘTE W OPRACOWANIU MATERIAŁY MOŻNA ZASTĄPIĆ INNYMI O PARAMETRACH NIEGORSZYCH OD ZAŁOŻONYCH

wielobranżowe



AUTOR OPRACOWANIA:
 Biuro Projektowe "ARCONEL" sp. z o.o.
 ul. Sielankowa 14/9
 20-602 Lublin

INWESTOR:
 GMINA LUBLIN
 PLAC KRÓLA WL. ŁOKIETKA 1
 20-109 LUBLIN

NAZWA INWESTYCJI:
 "ZIELONE BOISKO CZYLI STRZAŁ W DZIESIĄTKĘ"
 UL. H. SIEMIRADZKIEGO 34a W LUBLINIE

NUMER DZIAŁKI:
 14/10

NAZWA OPRACOWANIA:
 PROJEKT ZAGOSPODAROWANIA

Projektant:
 mgr inż. arch. Zdzisław Sniłko

nr uprawnień:
 LUB/0043/PODE/04

Opracował:
 nr uprawnień:

Sprawdzał:
 mgr inż. Kamil Kalinowski

nr uprawnień:
 LUB/0211/PODE/11

NAZWA KRSYJNY:
 PLAN TRAS ZEWNĘTRZNYCH LINII KABLOWYCH

DATA:
 czerwiec 2016



NUMER KRSYJNY:
 E21

STADIUM:
 PB


SKALA:
 1:500

Niniejsze opracowanie stanowi dzieło autorskie i podlega ochronie zgodnie z ustawą z dnia 05.05.1994 o prawie autorskim i prawach pokrewnych

SZAFKA OŚWIETLENIA
ULICZNEGO Sz.O 227 (istniejąca)

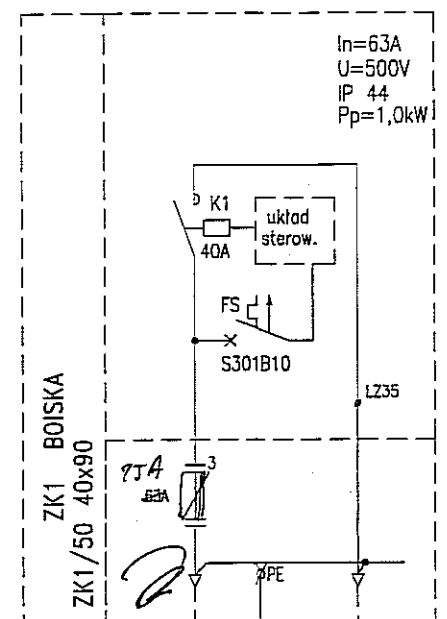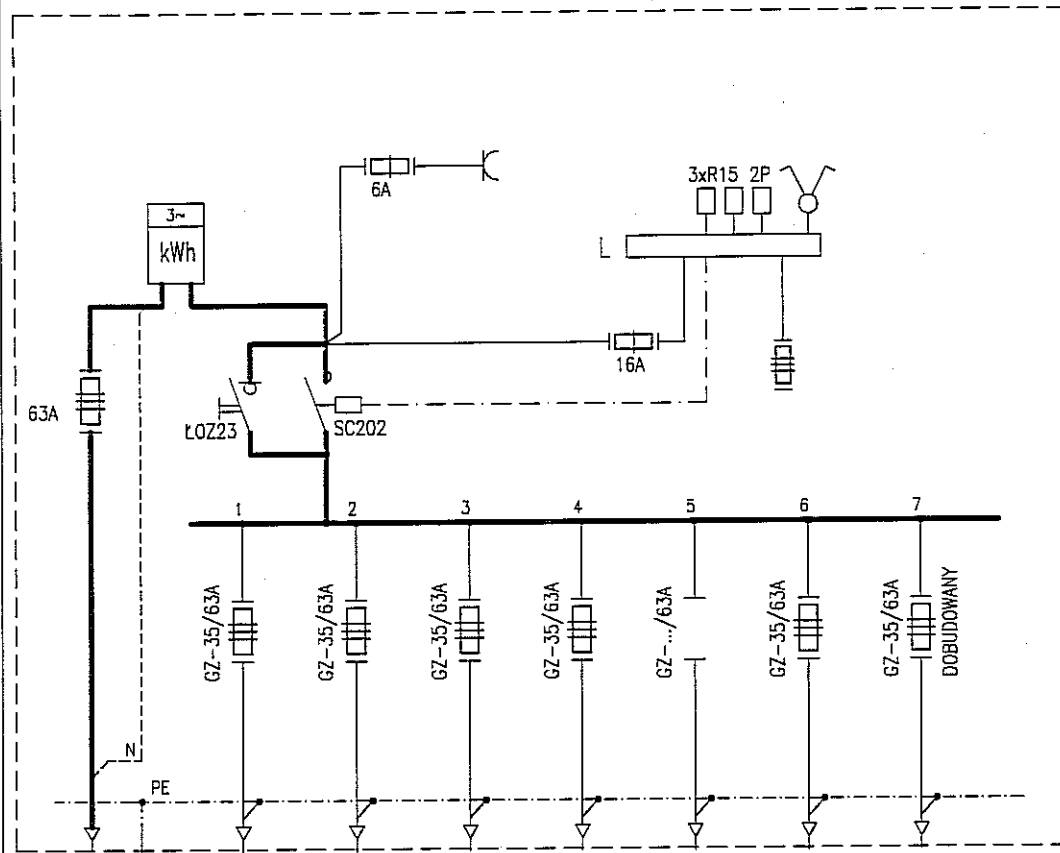


ZŁĄCZE KABLOWE ZK1
SKALA 1:20

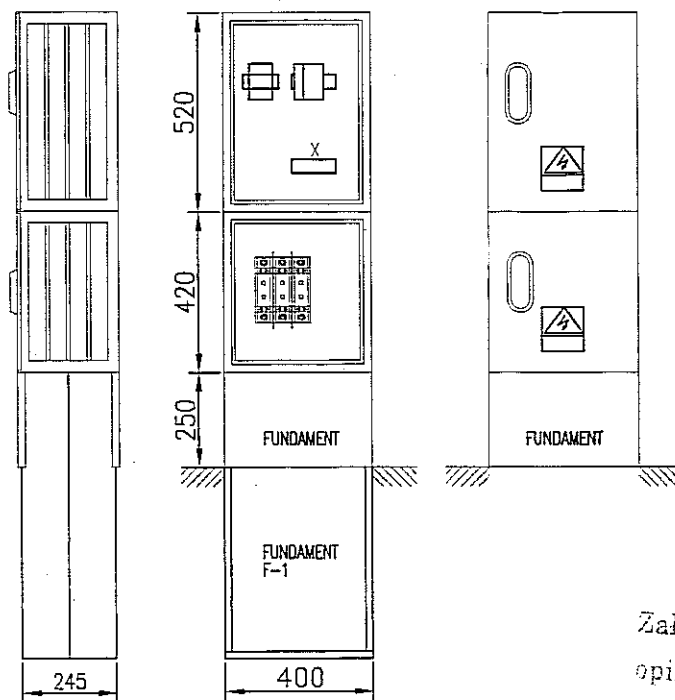


ELEWACJA

Załącznik Nr 2 do pisma,
opinii, postanowienia, decyzji
z dnia 20.06.2016
znak: 05-05.4331.1.32.2016

UKŁAD STEROWANIA:

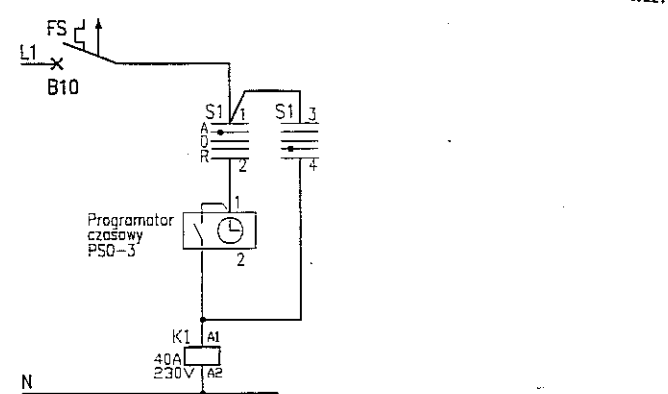


SAMOCZYNNNE WYŁĄCZENIE
ZASILANIA TT

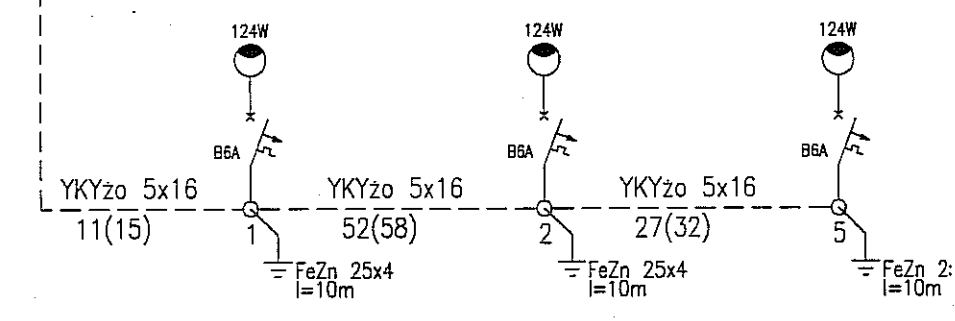

OZNACZENIA:

- słup aluminiowy rurawy o wys. h=7m z fundamentem, anodowany elektrolitycznie na kolor oliwkowy, ze stopą zabezpieczoną elastomerem poliuretanowym z tabliczką słupową II kl. izolacji z zabezpieczeniem nadpr. B5
- 124W oprawa oświetlenia ulicznego II kl. izolacji LED o mocy 124W, temp. barwowa <4000K, Ra>70, ENEC do montażu na wysięgnikach rurowych
- linia kablowa oświetlenia boiska ułożona w rurach osłonowych wykonanych z polietylenu HDPE ø75

oznaczenie linii kablowej

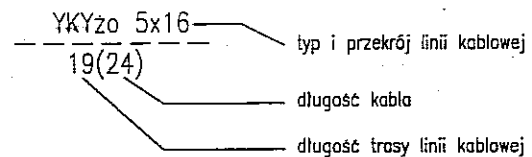

- K-227 YAKY 4x120 (istn.)
- Słup nr 1 Skwer YAKY 4x25
- L1 Słup nr 20 Pawłowa L2 Słup nr 11 Reja YAKY 4x25
- L3 Słup nr 1 Siemiradzkiego YAKY 4x25
- L1 Słup nr 1 Korczaka YAKY 4x25
- L2 Słup nr 8 Łukasieńskiego L3 Słup nr 9, Sz.O.251 YAKY 4x25
- Zielony zakątek, słup nr 1 YKY 5x16 (własność ZDIM)
- Boisko Siemiradzkiego, ZK1 YKY 5x16 projektowany

YKYzo 5x16
35(42)
 $\Delta U\% = 0,33\%$

UWAGI:
PRZYJĘTE W OPRACOWANIU MATERIAŁY MOŻNĄ ZASTĄPIĆ INNYMI O PARAMETRACH NIEGORSZYCH OD ZAŁOŻONYCH

Instalacje elektryczne

AUTOR OPRACOWANIA: Biuro Projektowe "ARCONEL" sp. z o.o. ul. Sielankowa 14/9 20-802 Lublin	INWESTOR: GMINA LUBLIN Plac Króla Władysława Łokietka 1 20-109 Lublin
NAZWA INWESTYCJI: "ZIELONE BOISKO CZYLI STRZAŁ W DZIESIĄTKĘ" UL. H. SIEMIRADZKIEGO 34a W LUBLINIE	
PROJEKTANT: mgr inż. Zdzisław Śnitko	nr uprawnień LUB/0043/P/OOE/04 specjalność inst. ele.
SPRAWDZAJĄCY: mgr inż. Kamil Kalinowski	nr uprawnień LUB/0211/P/OOE/11 specjalność inst. ele.
OPRACOWAŁA:	
NAZWA RYSUNKU: Schemat strukturalny instalacji oświetlenia boiska.	
DATA: czerwiec 2016	NUMER RYSUNKU: E1/01
STADIUM: P.B.W.	SKALA: nws
NINIEJSZE OPRACOWANIE STANOWI DZIEŁO AUTORSKIE I PODLEGA OCHRONIE ZGODNIE Z USTAWĄ 63 Z DNIA 05.05.1994 O PRAWIE AUTORSKIM I PRAWACH POKREWNYCH	



LEGENDA:

- projektowany strop oświetl. aluminiowy h=7m na fundamentach prefabrykowanym, z oprawą oświetleniową LED 124W, II kl. izolacji, IP66
- linia kablowa YKYz 5x16mm2 dla oświetlenia boiska w rurze osłonowej HDPE75


UWAGA:

1) Układy zaplanowe opraw powinny posiadać uruchomioną opcję redukcji mocy.

Załącznik Nr 3 do pisma, opinii, postanowienia, decyzji z dnia 20.06.2016 znak: OS-OS.4331.1.32.2016

UWAGI:

PRZYJĘTE W OPRACOWANIU MATERIAŁY MOŻNA ZASTĄPIĆ INNYMI O PARAMETRACH NIEGORSZYCH OD ZAŁOŻONYCH

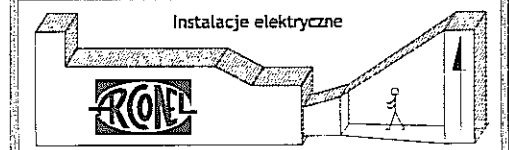

AUTOR OPRACOWANIA: Biuro Projektowe "ARCONEL" sp. z o.o. ul. Sietankowa 14/9 20-802 Lublin		INWESTOR: GMINA LUBLIN Plac Króla Władysława Łokietka 1 20-109 Lublin	
NAZWA INWESTYCJI: "ZIELONE BOISKO CZYLI STRZAŁ W DZIESIĄTKĘ" UL. H. SIEMIRADZKIEGO 34a W LUBLINIE			NUMER DZIAŁU 14/10
PROJEKTANT: mgr inż. Zdzisław Śnitko	nr uprawnień LUB/0043/POE/04 specjalność inst. ele.		
SPRAWDZAJĄCY: mgr inż. Kamil Kalinowski	nr uprawnień LUB/0211/POE/11 specjalność inst. ele.		
OPRACOWAŁ: 			
NAZWA RYSUNKU: Plan zewnętrznych instalacji elektroenergetycznych.			
DATA: czerwiec 2016		NUMER RYSUNKU: E1/02	
STADIUM: P.B.W.	SKALA: 1:500		
NINIEJSZE OPRACOWANIE STANOWI DZIEŁO AUTORSKIE I PODLEGA OCHRONIE ZGODNIE Z USTAWĄ 83 Z DNIA 05.05.1994 O PRAWIE AUTORSKIM I PRAWACH POKREWNYCH			

SAMOCZYNNE WYŁĄCZENIE ZASILANIA TT