


Schemat mocowania tulei słupów piłkochwyty - widok z góry 1:25

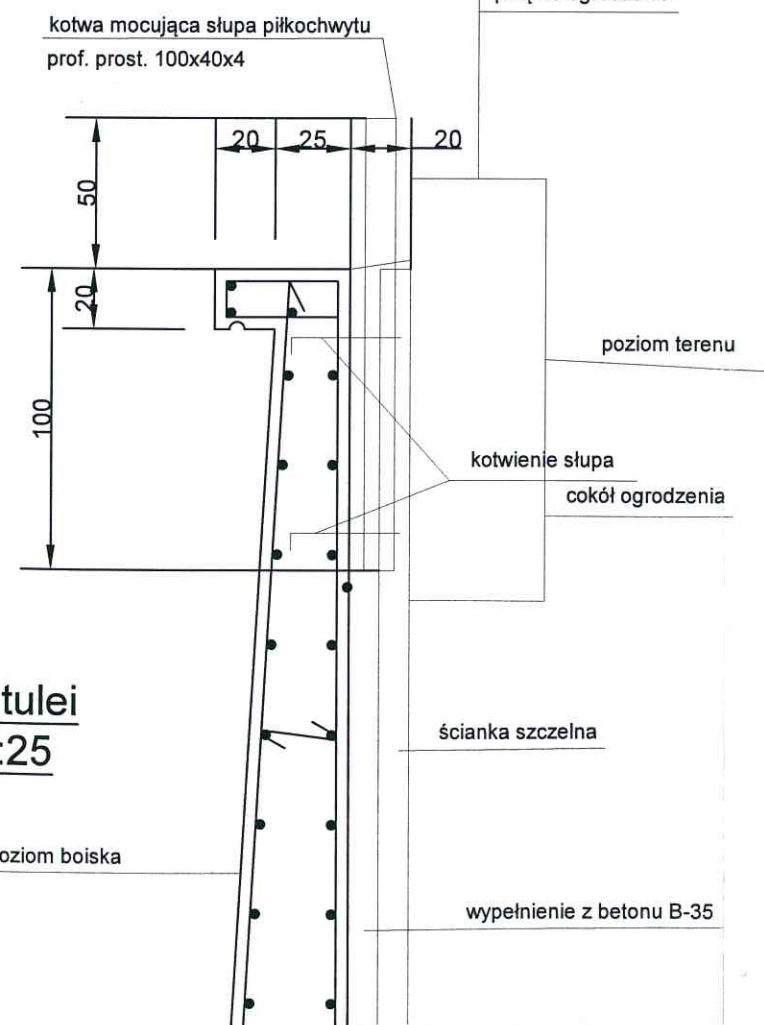

Schemat mocowania tulei słupów piłkochwyty 1:25

Mocowanie kotwy słupa piłkochwyty - pręty ϕ 14 mm, spawane, zagięte, mocowane w murze oporowym MO-01.

Mur oporowy MO-01 - schemat rozmieszczenia słupów piłkochwyty 1:200

rysunek uzupełniający

Dyrektor
Wydziału Inwestycji i Remontów
inż. Tadeusz Dziuba

Projekt remontu i przebudowy boiska treningowego do piłki nożnej, budowy zaplecza sanitarno-szatniowego, zagospodarowania terenu kompleksu rekreacyjno-sportowego "Sygnał" przy ul. Zemborzyckiej 3 w Lublinie
Inwestor: Gmina Lublin, Plac Władysława Łokietka 1, 20-109 Lublin

Proj.: inż. Eugeniusz Józefczuk upr. bud. 573/Lb/77	<i>[Signature]</i>	branża konstr.-bud.
Sprawdz.: mgr inż. Piotr Józefczuk upr. bud. LUB/0240/POOK/08	<i>[Signature]</i>	05.2016 r. br. konstr.-bud.
Mur oporowy MO-01 - schemat mocowania słupów piłkochwyty	Skala 1:200, 1:25	Rys. Nr MO-07