


Załącznik graficzny do Zarządzenia nr 58/110/2019
Prezydenta Miasta Lublin z dnia 23 października 2019 r.

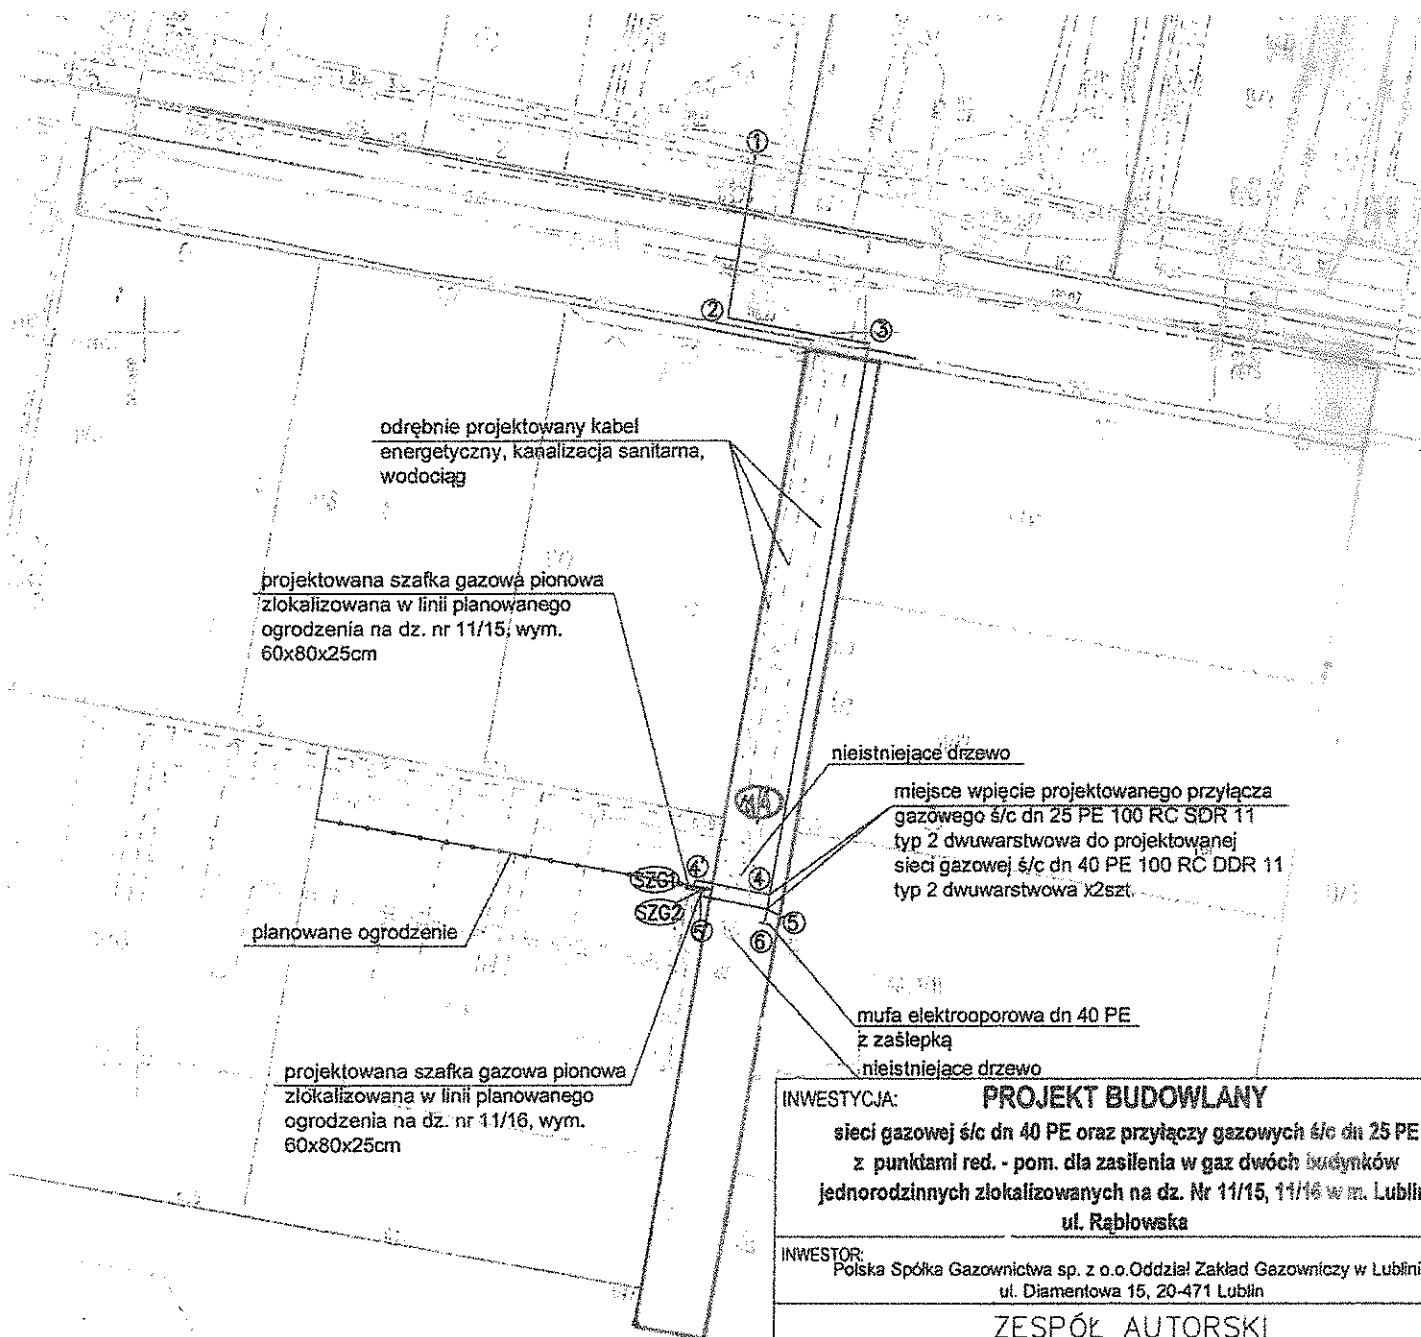

odrębnie projektowany kabel energetyczny, kanalizacja sanitarna, wodociąg

projektowana szafka gazowa pionowa zlokalizowana w linii planowanego ogrodzenia na dz. nr 11/15; wym. 60x80x25cm

nieistniejące drzewo

miejsce wpięcie projektowanego przyłącza gazowego ś/c dn 25 PE 100 RC SDR 11 typ 2 dwuwarstwowa do projektowanej sieci gazowej ś/c dn 40 PE 100 RC DDR 11 typ 2 dwuwarstwowa x2szt.

planowane ogrodzenie

projektowana szafka gazowa pionowa zlokalizowana w linii planowanego ogrodzenia na dz. nr 11/16, wym. 60x80x25cm

mufa elektrooporowa dn 40 PE z zaślepką

nieistniejące drzewo

INWESTYCJA: PROJEKT BUDOWLANY			
sieci gazowej ś/c dn 40 PE oraz przyłączy gazowych ś/c dn 25 PE z punktami red. - pom. dla zasilenia w gaz dwóch budynków jednorodzinnych zlokalizowanych na dz. Nr 11/15, 11/16 w m. Lublin, ul. Rąbłowska			
INWESTOR: Polska Spółka Gazownictwa sp. z o.o. Oddział Zakład Gazownictwo w Lublinie ul. Diamentowa 15, 20-471 Lublin			
ZESPÓŁ AUTORSKI			
funkcja	nozvisko/nr uprawnień	data	podpis
opracował	mgr inż. Katarzyna Ruchel	09.11.2018	
projektował projektant odpowiedzialny	mgr inż. Robert Wdowiak LUBR123/PWOS/10	09.11.2018	
sprawdził	inż. Aleksander Kantek GT-V-63/161/77	09.11.2018	
TYTUŁ RYSUNKU: PROJEKT ZAGOSPODAROWANIA TERENU			NR.RYS. -
MIEJSCOWOŚĆ; DATA: LUBLIN, LISTOPAD 2018			SKALA: 1:500

Potwierdzam za zgodność z oryginałem mapy do celów projektowych - mgr inż. Robert Wdowiak nr upr LUB/0123/PWOS/10

PROJEKTOWANY GAZOCIĄG POSIADA STREFĘ KONTROLOWANĄ 0,5m OD OSI W OBIE STRONY (Dz.U. z 2013r., poz. 1409, z późniejszymi zmianami)