



TYCZNY OGRÓD WODNY
MFITEATRU
1:100

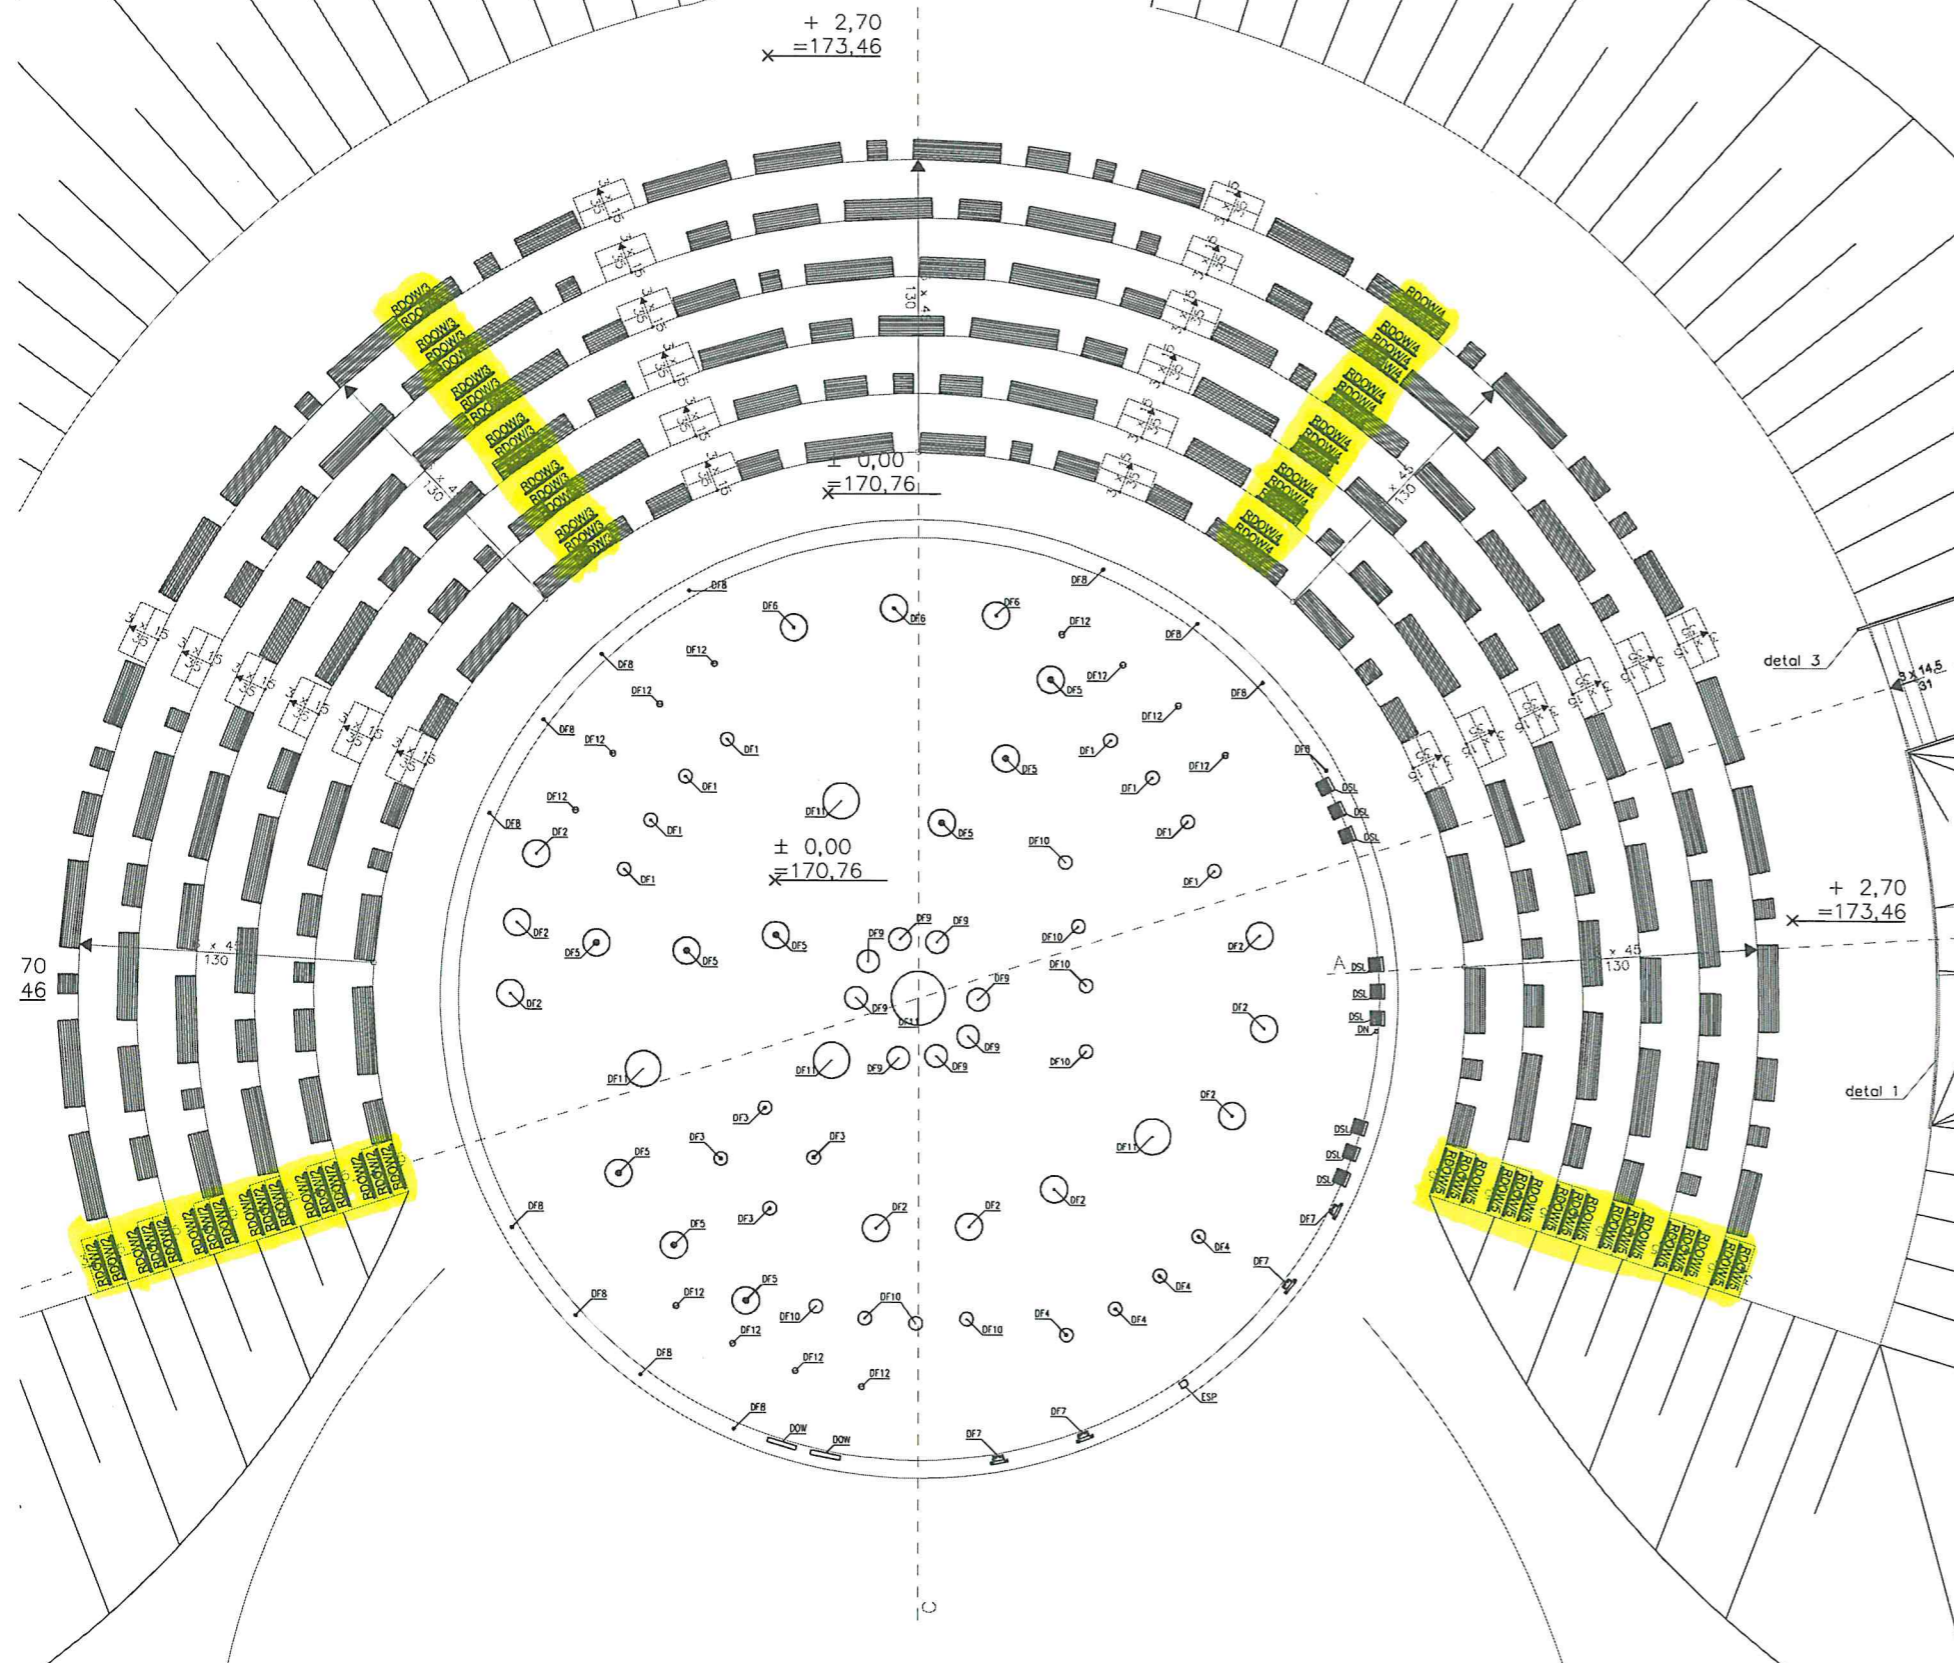

DYDAKTYCZNY OGRÓD WODNY
RZUT POMIESZCZENIA TECHNICZNEGO
SKALA 1:100

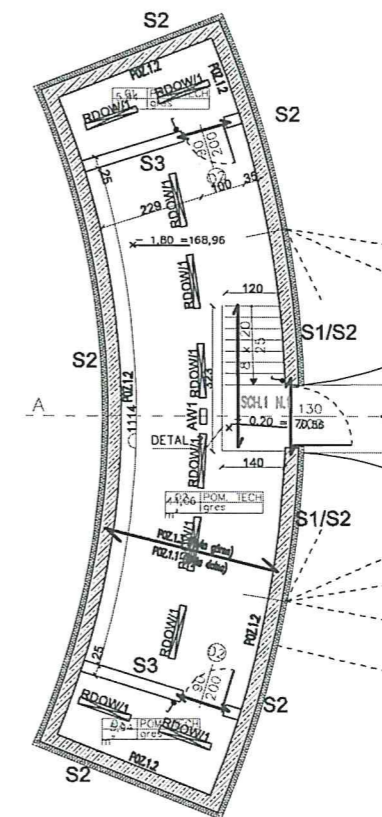

**- INSTALACJA
OBJĘTA UMOWĄ**

Dokumentacja powykonawcza

OZNACZENIA:

- ŁĄCZNIK 1-BIEGUNOWY P4H
- OPRAWA OŚWIETLENOWA ŚWIETŁOŃKOWA TR Flora QLED 55 W 400K
- OPRAWA LINDOVA LED BODASZ 3000K P40
- NR OBWODU ZASILAJĄCEGO
- AW1 — OPRAWA OŚWIETLENIA ANIMACYJNEGO ORION LED 150 SA 3W AT CERTYFIKOWANA

<p>„LubCom” Sp. z o.o. 20-442 Lublin, ul. Powojowa 3 www.lubcom.com.pl</p>	
<p>Biurowo Projektowe Branży Elektrycznej</p> <p>MARBO Sp. z o.o. ul. Urlicka 4, lok. 107, 20-100 Lublin Tel.: 01 475 15 31; email: biuro@marbo.lublin.pl www.marbo.lublin.pl NIP: 648-208-44-72; REGON: 140283; KRS: 000048847</p>	
Stadium:	PROJEKT WYKONAWCZY – DYDAKTYCZNY OGRÓD WODNY
Nazwa rysunku:	PLAN INSTALACJI OŚWIETLENIOWEJ
Objekt:	REWITALIZACJA PRZYRÓDZICZNA PARKU LUDOWEGO W LUBLINIE, ZNAJDUJĄCEGO SIĘ W OBSZARZE ZINTEGROWANEGO CENTRUM KULTURALNEGO DLA LEF
Lokalizacja:	Lublin ul. Piłsudskiego, Lubelskiego Lipca '80, Stadionowa; działki nr: 3/30, 3/38 obręb 0017; ark. 4, 1, 2/1, 2/3, 3/2, 4, obręb 0022, ark. 6, 1/1 obręb 0022, ark. 1, 1/2, 1/3, 1/4, 1/6, 1/7, 1/8, obręb 22, ark. 5, 22/2, 22/3, 23/22, 23/24, 34/7, 34/11, 35/1, obręb 22, ark. 7, 161/7, obręb 34, ark. 7 – jedn. ewid. 066301-1 Lublin
Inwestor:	Gmina Lublin, Pl. Króla Władysława Łokietka 1, 20-109 Lublin
Projektant:	mgr inż. MAREK BOCIAN uprawnienia bud. do projektowania bez ograniczeń w specjalności instal. i elektroinstalacji aktywność i kwalifikacje nr ewid. 330A/0200
Sprawdzający:	mgr inż. KRZYSZTOF GÓRA uprawnienia bud. do projektowania bez ograniczeń w specjalności instal. i elektroinstalacji aktywność i kwalifikacje nr ewid. LUB0005PW0E/09
Data:	5.05.2017r. Skala: 1:100 Nr rys.: 03

KIEROWNY
Korona M