



RZUT PIWNIC  
SCHEMAT INSTALACJI  
- 3,60  
pmp = 218,00m n.p.m.

**KONCEPCJA**  
**ARCHITEKTONICZNA**  
SZKOŁY PODSTAWOWEJ I  
PRZEDSZKOLA W OBRĘBIE  
ULIC BERYLOWEJ I  
JANTAROWEJ W LUBLINIE.

SKALA 1:200

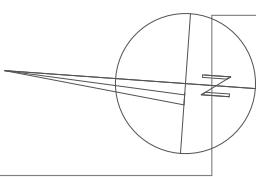

- LEGENDA:
- CENTRALA WENTYLACJI
  - PIONY WENTYLACJI
  - KANAŁ WYWIEWNY WENTYLACJI MECHANICZNEJ
  - KANAŁ NAWIEWNY WENTYLACJI MECHANICZNEJ
  - GRZEJNIK STALOWY PŁYTOWY Z ZAWOREM TERMOSTATYCZNYM
  - NAWIEWNIK OKIENNY LUB ŚCIENNY - LUB URZĄDZENIE GRZEJNIKOWE Z WENTYLATOREM Z NAWIEWNIKIEM POWIETRZA ZEWN.
  - HYDRANT P. POŻ.
  - INSTALACJA WODY P. POŻAROWEJ
  - INSTALACJA WODY ZMIĘCZ. CIEPŁEJ I CYRKULACYJNEJ
  - PIONY I POZIOME KANALIZACJI SANITARNEJ
  - PIONY I POZIOME KANALIZACJI TECHNOLOGICZNEJ
  - ROZDZIELNICA GŁÓWNA ELEKTRYCZNA I TELETECHN.
  - P. POŻAROWY WYŁĄCZNIK PRĄDU
  - SEPARATOR TŁUSZCZÓW ZEWNĘTRZNY
  - ZAWÓR ELEKTROMAGNETYCZNY
  - BEZPOŚREDNIEGO DZIAŁANIA
  - DLA INSTALACJI HYDRANTÓW P. POŻ.
  - ZESTAW HYDROFOROWY
  - ZAWÓR ANTYSKAZENIOWY
  - NA INSTALACJI WODY W BUDYNKU

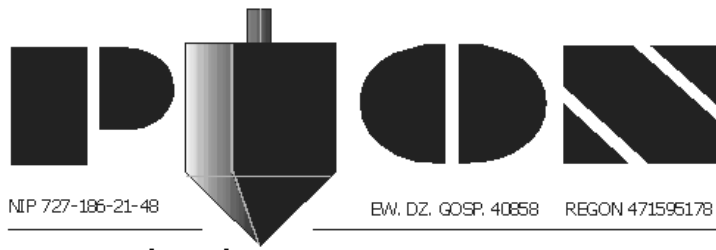

**PRACOWNIA  
PROJEKTOWA**

94-128 Łódź  
ul. Gimnastyczna 14  
tel. (042) 209 32 86  
fax. (042) 209 32 87  
andrzej.kusztalak@architekci.pl

NIP 727-186-21-43

EW. DZ. GOSP. 40058

REGON 471595178

[www.pppion.pl](http://www.pppion.pl)

OBIEKT:	BUDYNEK SZKOŁY PODSTAWOWEJ I PRZEDSZKOLA W OBRĘBIE ULIC BERYLOWEJ I JANTAROWEJ W LUBLINIE.	NR RYSUNKU:	15
INWESTOR:	MIASTO LUBLIN 20-117 Lublin, ul. Podwale 3a	BRANŻA:	ARCHITEKTURA
NAZWA:	KONCEPCJA ARCHITEKTONICZNA DLA PLANOWANEJ BUDOWY SZKOŁY PODSTAWOWEJ I PRZEDSZKOLA W OBRĘBIE ULIC BERYLOWEJ I JANTAROWEJ W LUBLINIE.	FAZA:	KONCEPCJA
PROJEKTANT:	mgr inż. arch. Andrzej Kusztalak mgr inż. arch. Michał Otomański mgr inż. arch. Łukasz Wilczak mgr inż. arch. Paulina Murawska	PODPIS:	
DATA:	SIERPIEŃ 2015r.		
NAZWA RYS.:	RZUT PIWNIC - SCHEMAT INSTALACJI	SKALA:	1:200